


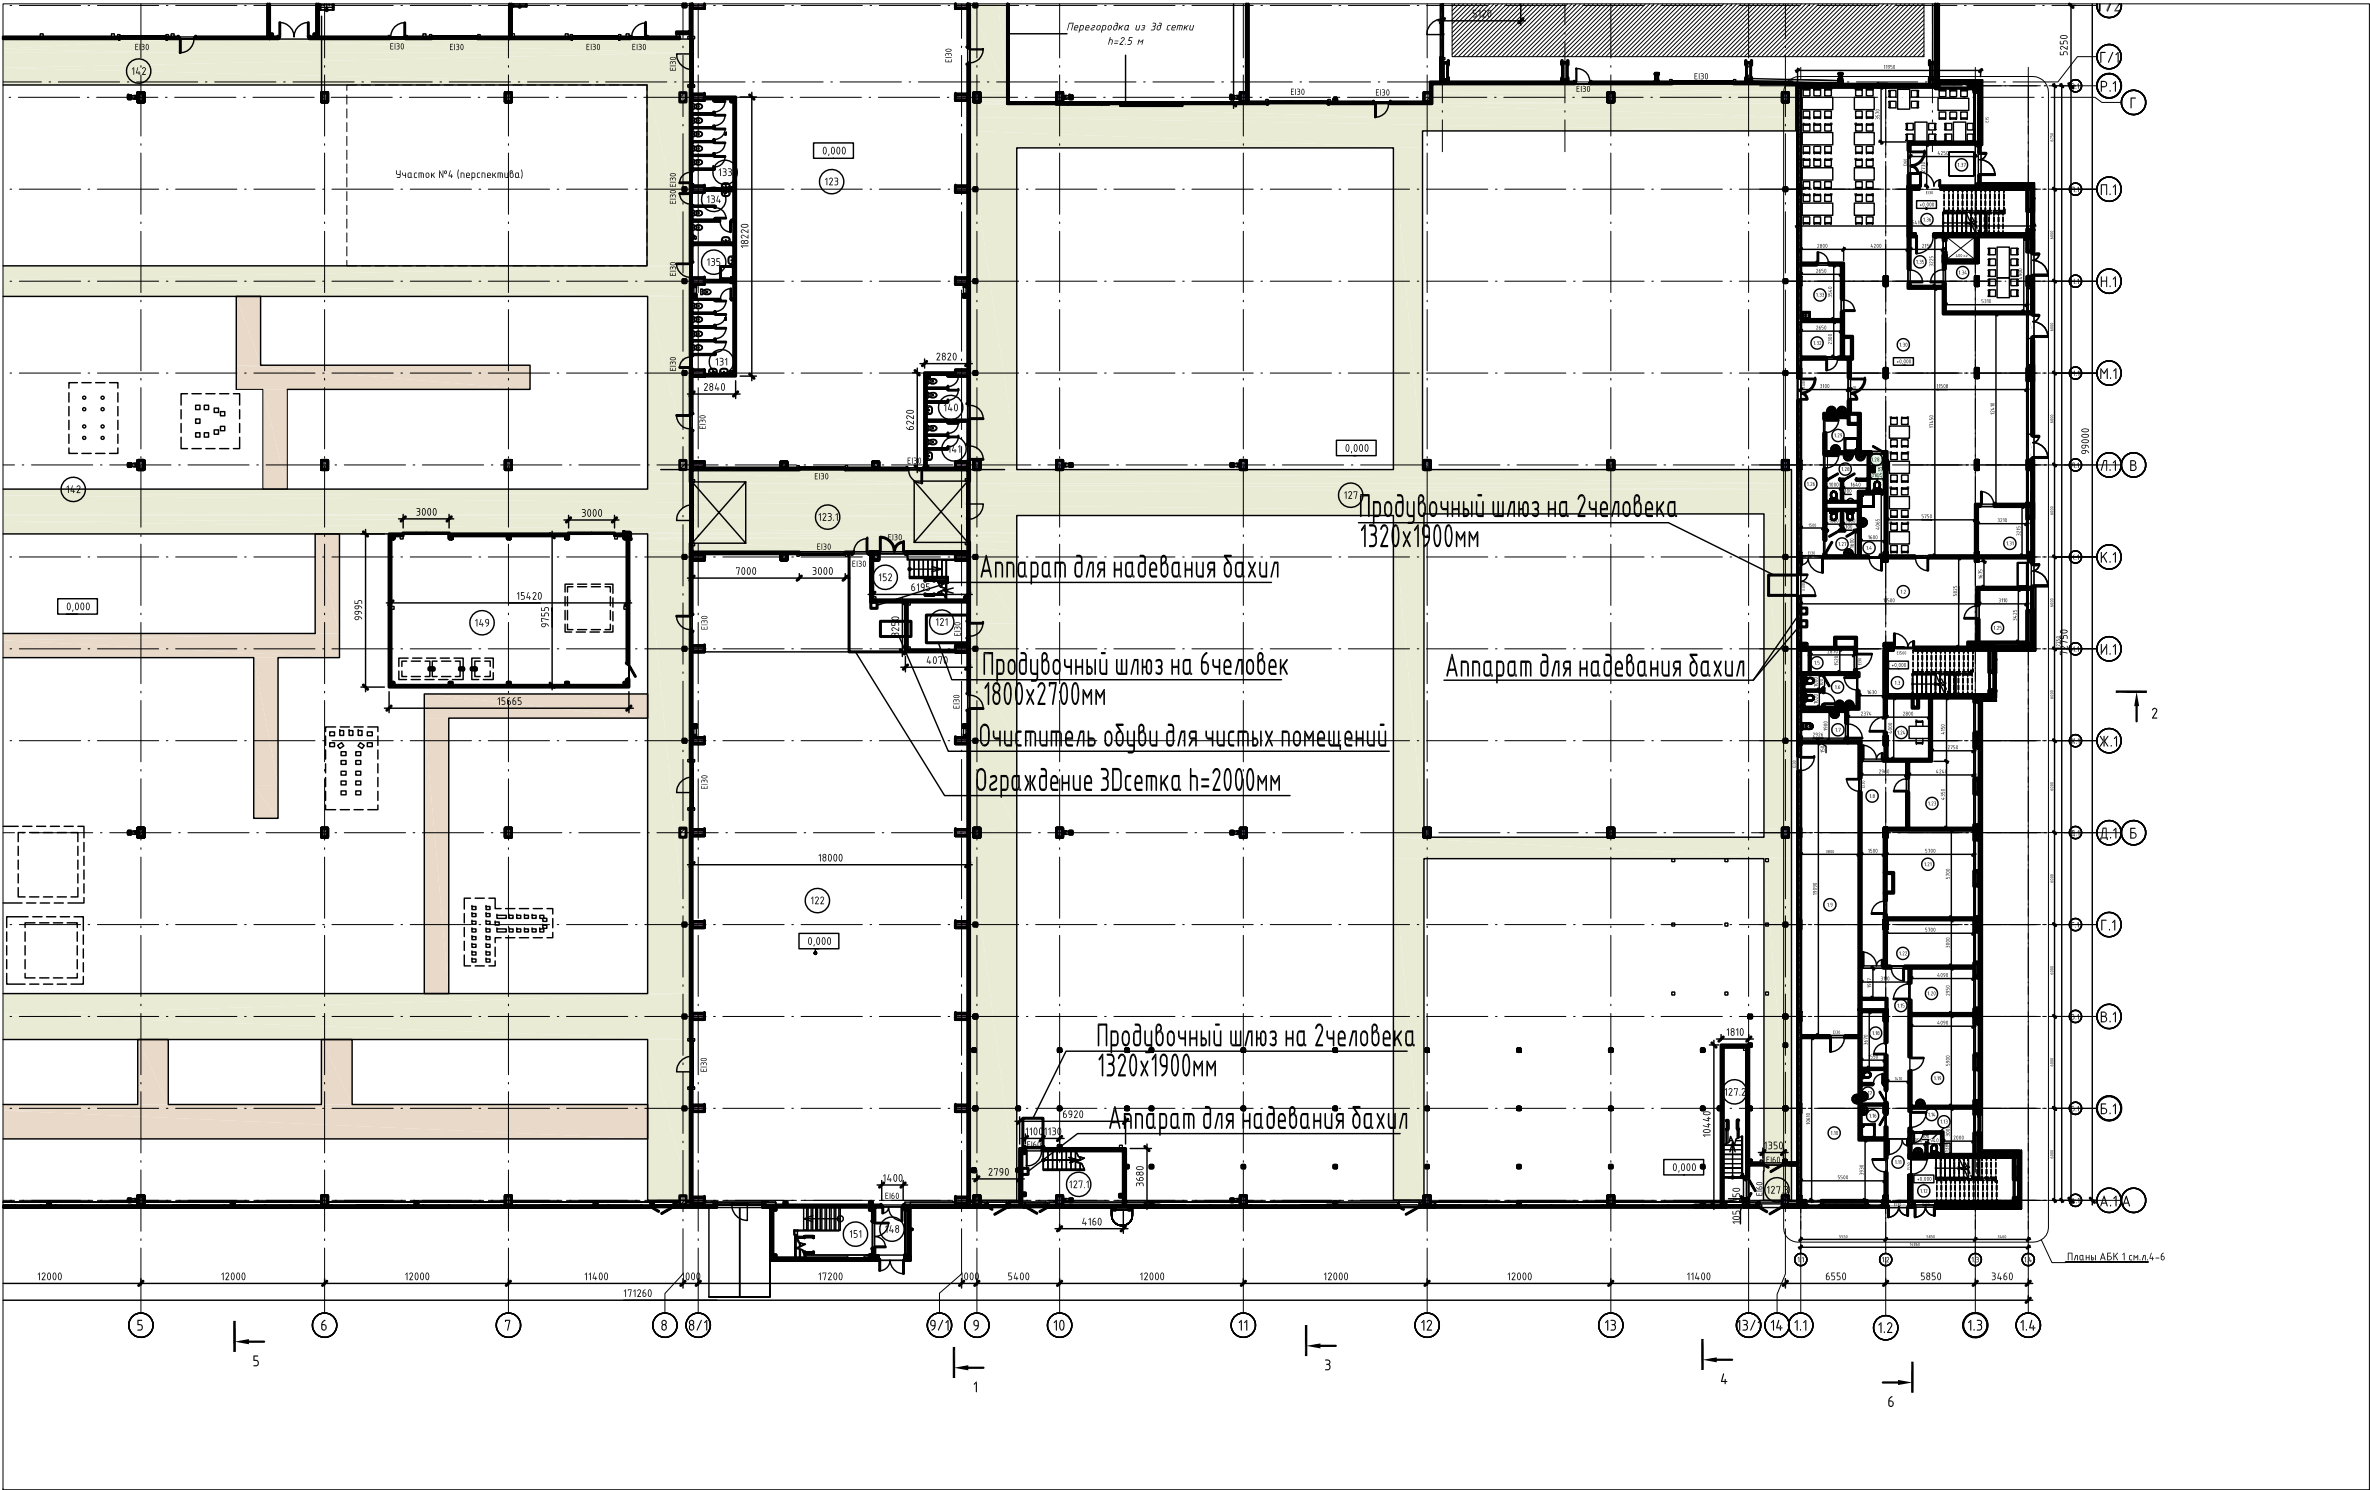

Изм.	Кол.уч.	Лист	№ док	Подпись	Дата				
Разработал	Семенов				01.22	Организация чистого производства	Стадия РД	Лист 2	Листов
						Схема расположения оборудования	ЭА Электроаппарат		
						М 1 : 500			